



POZIOM PRZYZIEMIA

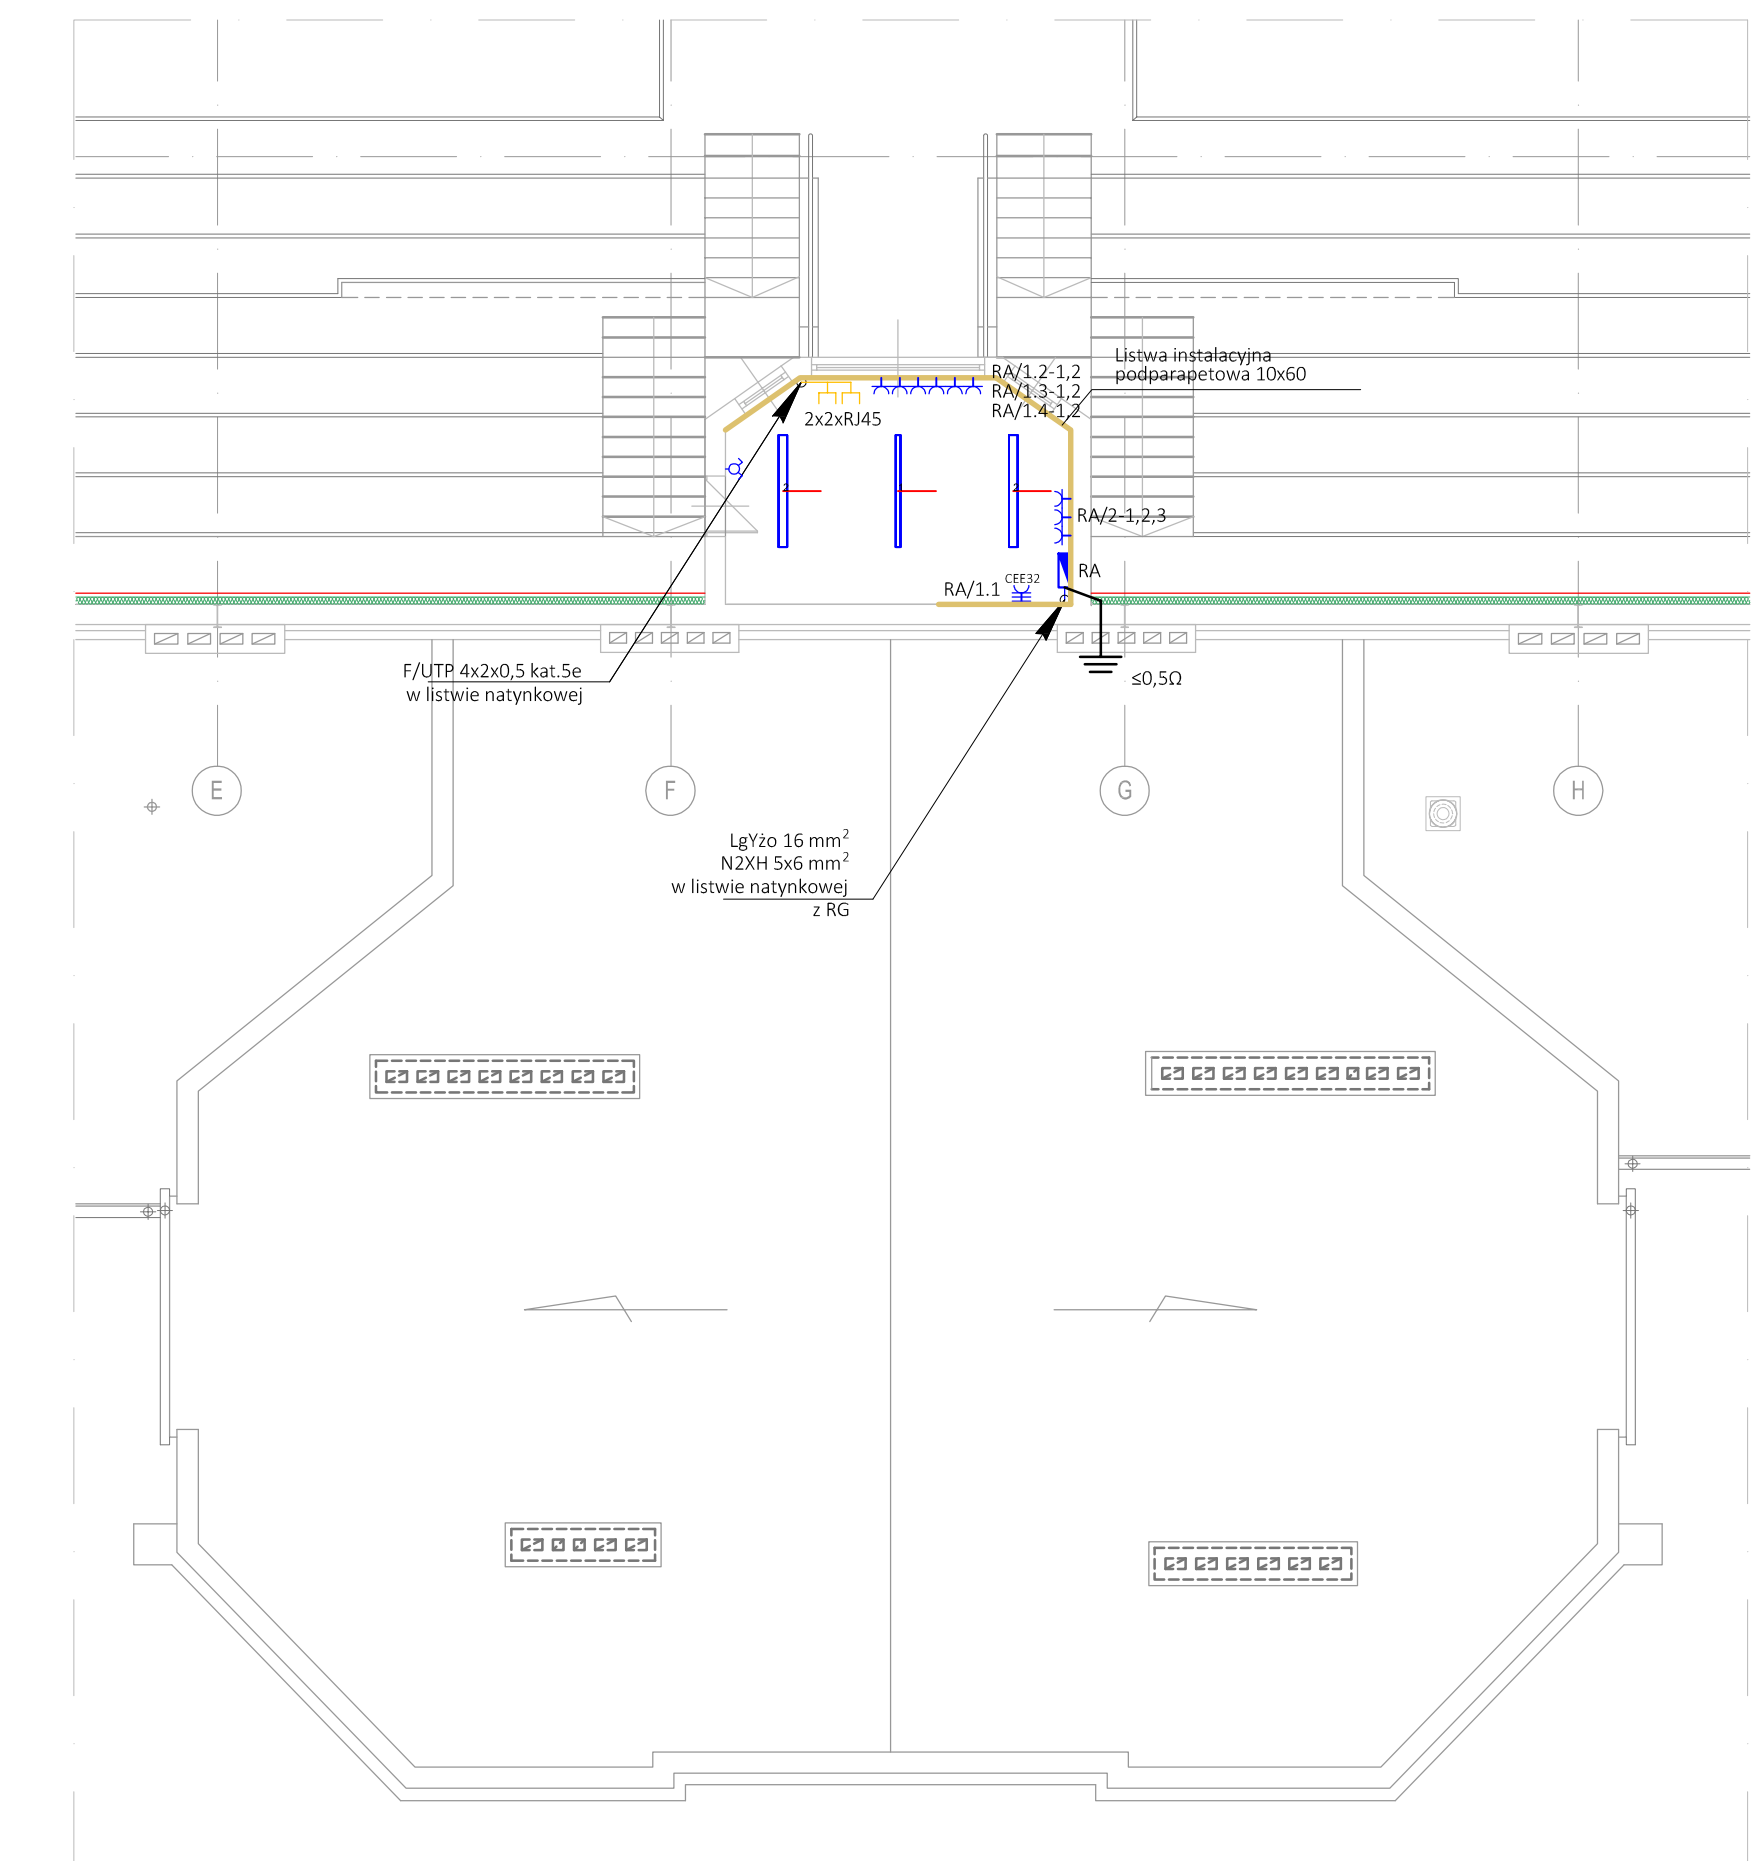

POZIOM TRYBUN

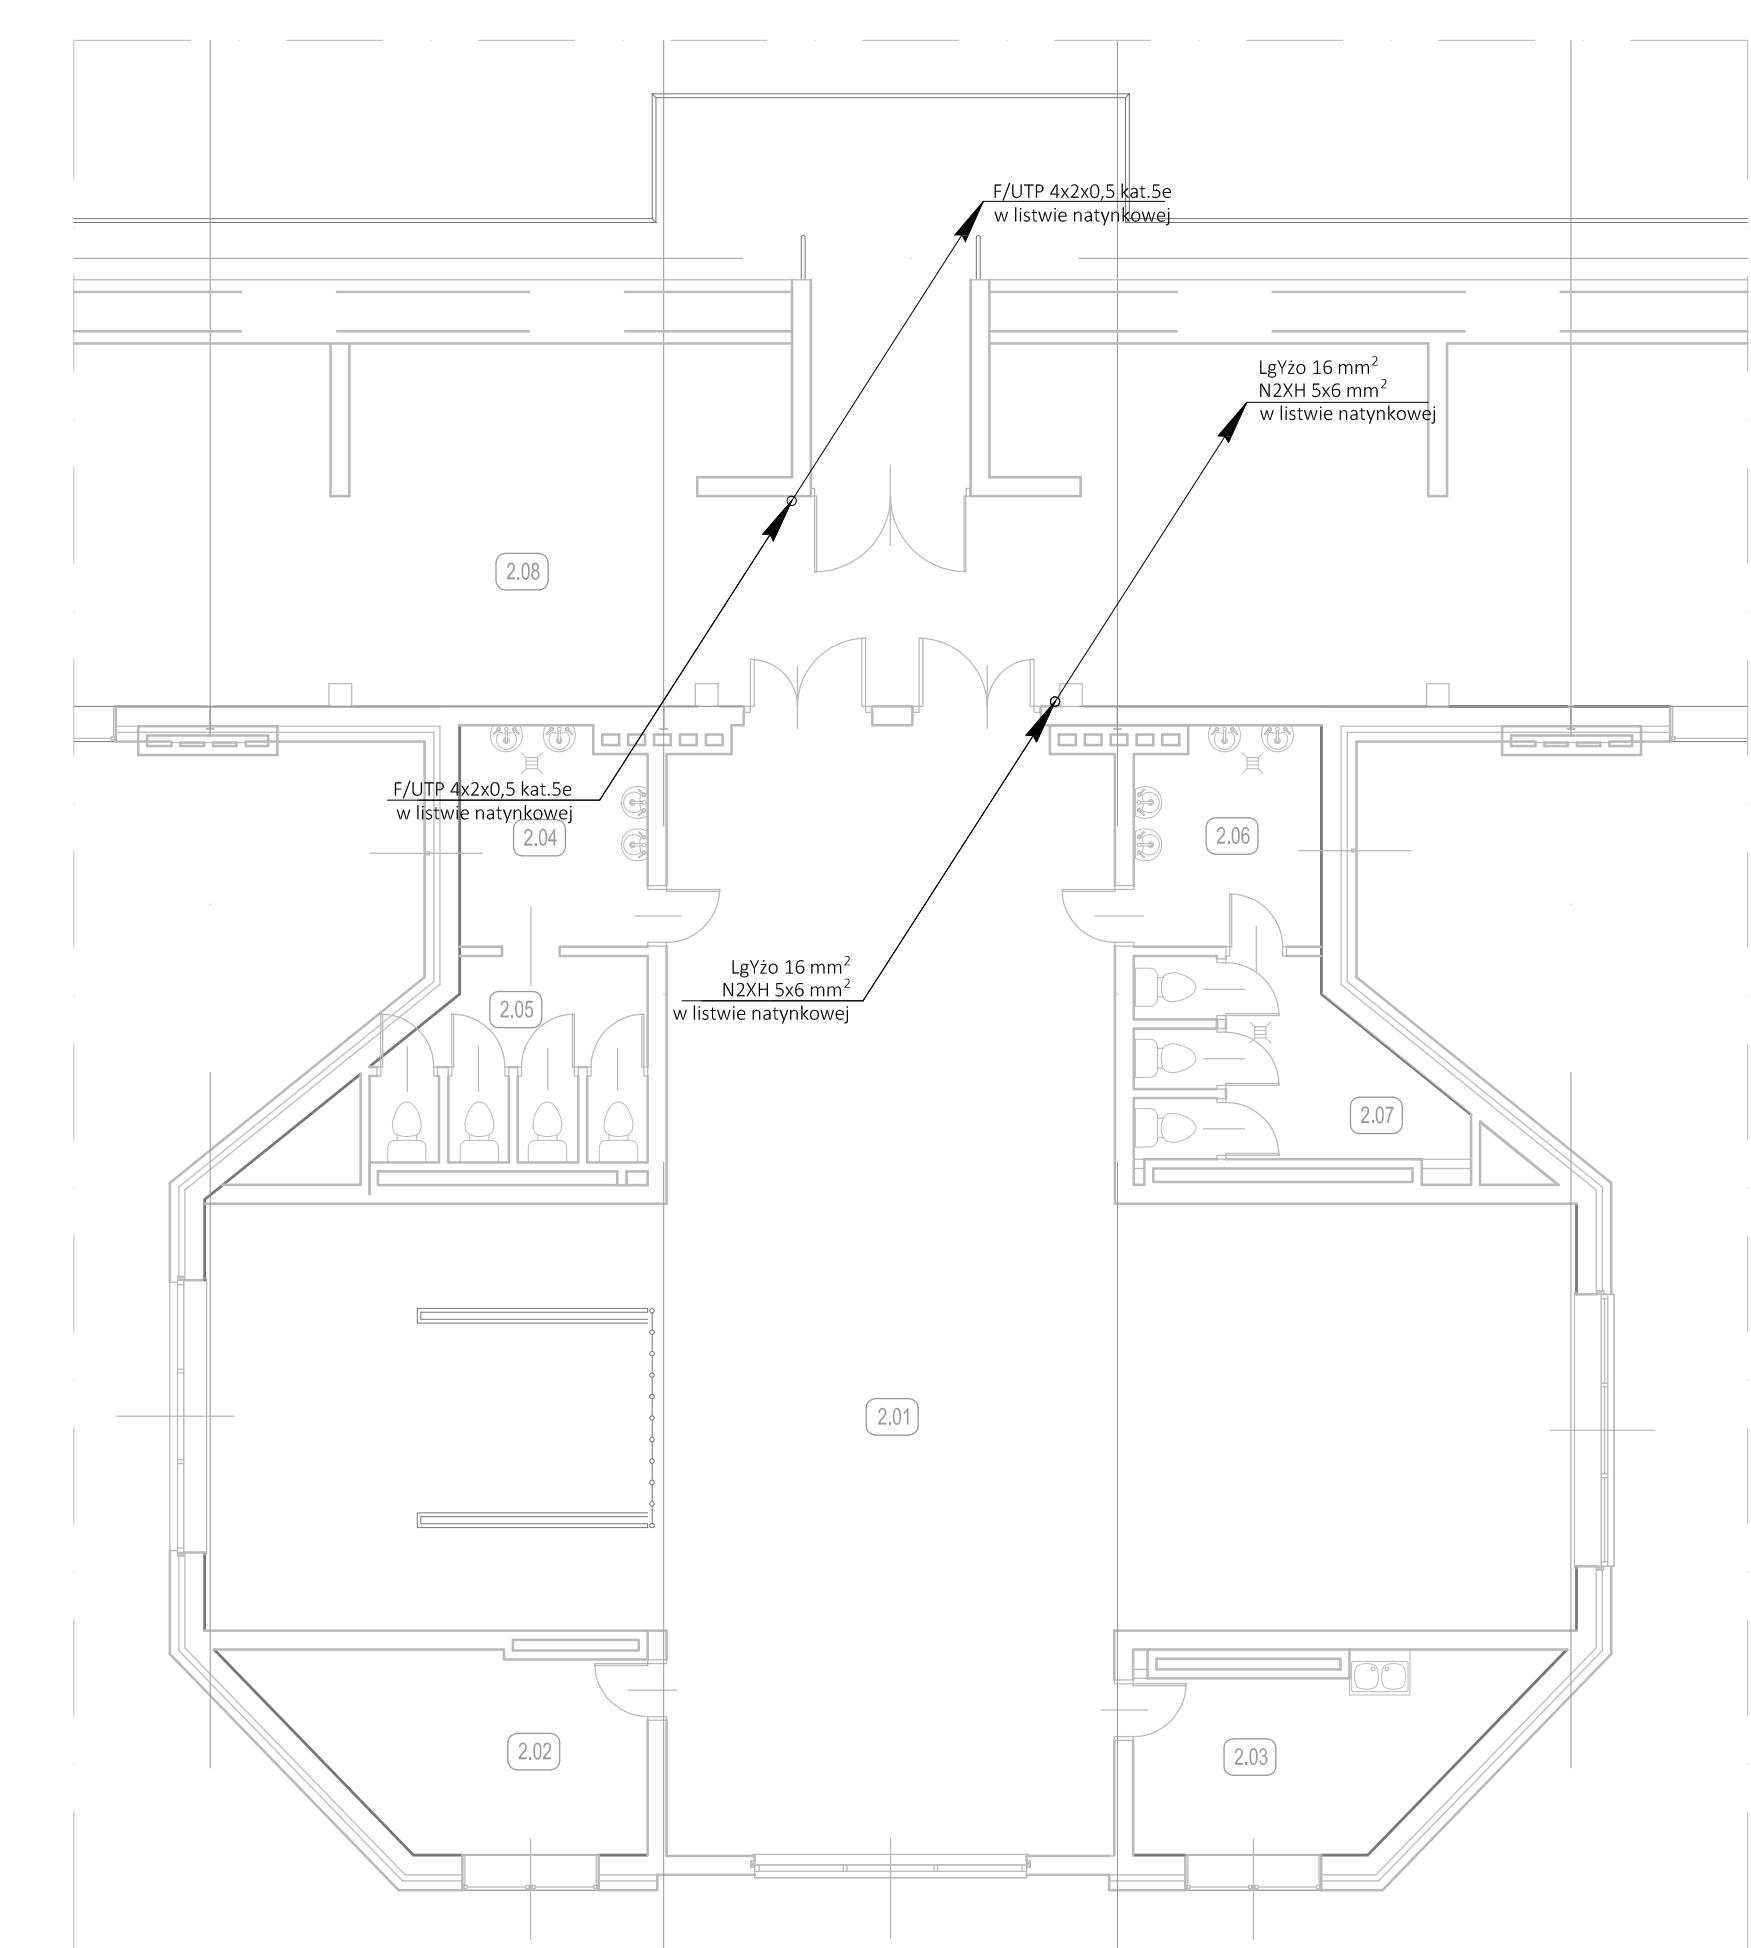

POZIOM PIĘTRA

ARCHIKON
ROBERT KRYSPIAK
ul. Armii Krajowej 299
01-654 Warszawa
tel.: 074-85-26-699 lub 604-569-251, e-mail: biuro@archikon.net
NIP: 884-154-62-55, Regon: 999647860

ETAP 6:
REMONT NAGŁOŚNIEMIA, OŚWIETLENIA I WYKONANIE ŚCIAN HALLI LODOWISKA, OŚWIETLENIE HALLI LODOWISKA
PLAN INSTALACJI ELEKTRYCZNEJ

DATA: 03.2016 SKALA: 1:100 WERSJA: IE01

TYTUŁ: MODERNIZACJA LODOWISKA OBEJMUJĄCA BUDOWĘ MIEJSC POSTUPOWYCH, WENTYLACJĘ MECHANICZNĄ, REMONT OŚWIETLENIA HALLI OŚWIETLANIA ORAZ PRZEPROWADZENIE CZĘŚCI POMIĘDZY HALLI LODOWISKA ŚWIETLENIEGO OŚRODKA SPORTU I REKREACJI PRZY UL. ŚLĄSKIEJ 33 W ŚWIĘTOJAKOUBOWIE

PROJEKTANT	INŻYNIER	DATA	FLOOR
WZDZIAŁOWY INŻYNIER	ADAM STRZYMIŁA	03.2016	
OBIEKT	INWESTOR		
SWIETLONICZNY OŚRODEK SPORTU I REKREACJI	ul. Armii Krajowej 299, 01-654 Warszawa		

Oprawa oświetleniowa projektowana
 Oprawa oświetleniowa istniejąca