



odwodnienie liniowe, L=51,0 m, system ACO Drain, 51 x korytko ACO N 100K, nr kat. 6200

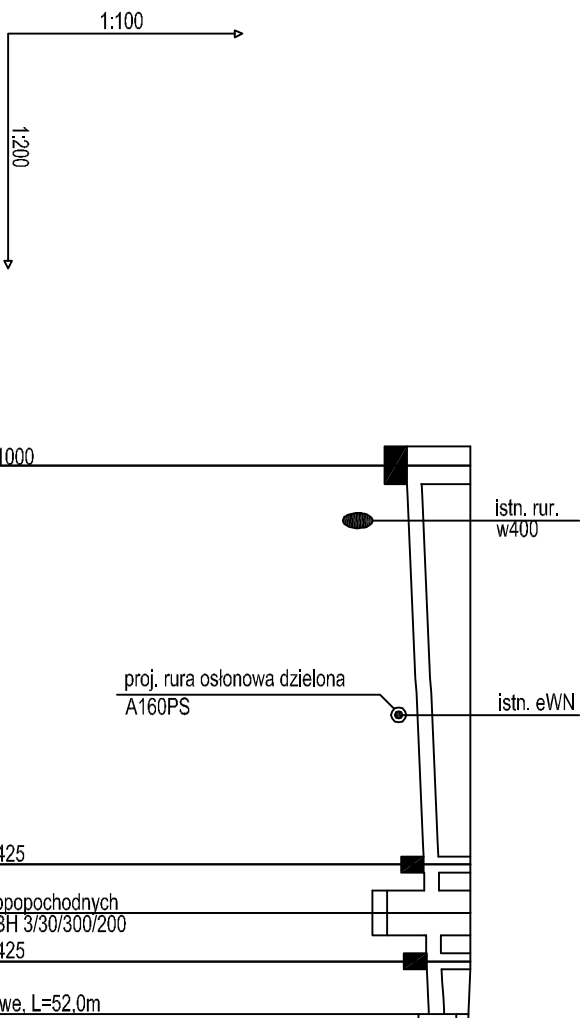

Poziom porównawczy 220,00 m n.p.m.

Rzędna terenu projektowanego	228.74	228.74	istniejąca studnia DN 1000
Rzędna dna kanału	227.90	228.12	studnia rewizyjna DN 425
Zagłębienie dna kanału [m]	0.84	228.13	separator substancji ropopochodnych Ecol-Unicon typ ESK-BH 3/30/300/200
		228.15	studnia rewizyjna DN 425
		228.16	studnia rewizyjna DN 425
		228.19	proj. odwodnienie liniowe, L=52,0m
Odległości [m]		1,28	
		1,29	
		1,42	
Średnice, materiał		PVC_N 200x4,9	
	10,56	2,1%	
		PVC_N 200x4,9	
		0,5%	
		PVC_N 200x4,9	
		0,8%	
		PVC_N 200x4,9	
		2,1%	
Długość trasy [m]	0.00	10.56	
		11.84	
		13.12	
		14.54	

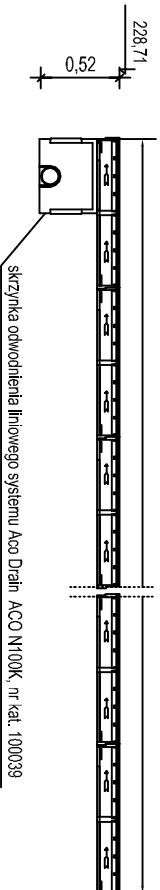

**ARCHIKON**  
**ROBERT KRYSPIAK**  
 58 - 100 Świdnica, ul. Armii Krajowej 29/9  
 tel.: 074 - 85- 20- 600 lub 604 - 560 -251, e-mail: biuro@archikon.net  
 NIP: 884-154-62-33, Regon: 890647666

**KANALIZACJA DESZCZOWA-PROFIL**

TEMAT  
 BUDOWA PARKINGU DLA SAMOCHODÓW OSOBOWYCH WRAZ  
 Z JEGO ODWODNIENIEM NA TERENIE  
 ŚWIDNICKIEGO OŚRODKA SPORTU I REKREACJI W ŚWIDNICY  
 ULICA ŚLĄSKA 35, DZ. NR 3154 OBR. 0004 ŚRÓDMIEŚCIE AM17

INWESTOR  
 ŚWIDNICKI OŚRODEK SPORTU I REKREACJI  
 ul. Śląska 35, 58-100 Świdnica

DATA  
 08.2015  
 SKALA  
**1:200:100**  
 NR RYSUNKU  
**IS-02**

JEDNOSTKA PROJEKTOWA ARCHIKON ROBERT KRYSPIAK ŚWIDNICA, ARMII KRAJOWEJ 29/9	STADIUM OPACOWANIA PROJEKT ZAGOSPODAROWANIA TERENU
ZESPÓŁ PROJEKTOWY PROJEKTANT MGR INŻ. MARIUSZ WAŚNIEWSKI	DATA 08.2015 PODPS
SPEC. INST. SANITARNE upr. nr 108/DOS/06	